



WOJEWÓDZKI URZĄD OCHRONY ZABYTKÓW
w Poznaniu

WIELKOPOLSKI
WOJEWÓDZKI KONSERWATOR ZABYTKÓW

e-mail: archeologia@poznan.wuoz.gov.pl

61-834 Poznań
ul. Gołębia 2
tel. 8528003
8528004
fax. 8528002

Poznań, 27.10.2021 r.

Po.Wa.5183.10747.2.2021

PG SYSTEM Sp. z o. o.
Ul. 2 Maja 22 lok. 1B
64-330 Opalenica

Dotyczy: *budowy przyłącza gazu średniego ciśnienia dn 63 PE na działkach nr ewid. 215/39, 215/30 w m. Sędzinko, ul. Długa, gm. Duszniki, pow. szamotulski*

W odpowiedzi na pismo z dnia 27.09.2021 r. data wpływu 12.10.2021 r. Wielkopolski Wojewódzki Konserwator Zabytków informuje, że planowana inwestycja zlokalizowana jest w strefie ochrony konserwatorskiej zewidencjonowanych stanowisk archeologicznych AZP 52-23/104 (art. 6 ust. 1 pkt. 3 lit. a, art. 22 ust.2, ust.4 ustawy o ochronie zabytków i opiece nad zabytkami z dnia 23 lipca 2003 r. t.j. Dz.U. 2021 poz. 710).

Podczas prac ziemnych związanych z realizacją inwestycji konieczne będzie przeprowadzenie badań archeologicznych. W celu uzyskania pozwolenia Wielkopolskiego Wojewódzkiego Konserwatora Zabytków na badania archeologiczne Inwestor winien:

- **na 45 dni przed rozpoczęciem prac ziemnych związanych z realizacją inwestycji złożyć do Wielkopolskiego Wojewódzkiego Konserwatora Zabytków w Poznaniu wniosek o pozwolenie na wykonywanie badań archeologicznych wraz z załącznikami.**

- **na złożony wniosek Wielkopolski Wojewódzki Konserwator Zabytków wyda stosowne pozwolenie zgodnie z art. 36 ust. 1, pkt. 5 Ustawy o ochronie zabytków i opiece nad zabytkami z dnia 23 lipca 2003 r. (tj. Dz.U. 2021 poz. 710).**

Załączniki: plan zagospodarowania terenu

Otrzymują:

1. adresat
2. aa AR

Wielkopolski Wojewódzki
Konserwator Zabytków

Jp
mgr Jolanta Goszczyńska


Sprawę prowadzi:

A. Romańska, inspektor ds. ochrony zabytków archeologicznych, tel. 61 852 80 03/04 wew. 113

MAPA DO CELÓW PROJEKTOWYCH

Skala 1:500

Sekcja 5.177.33.13.1.2

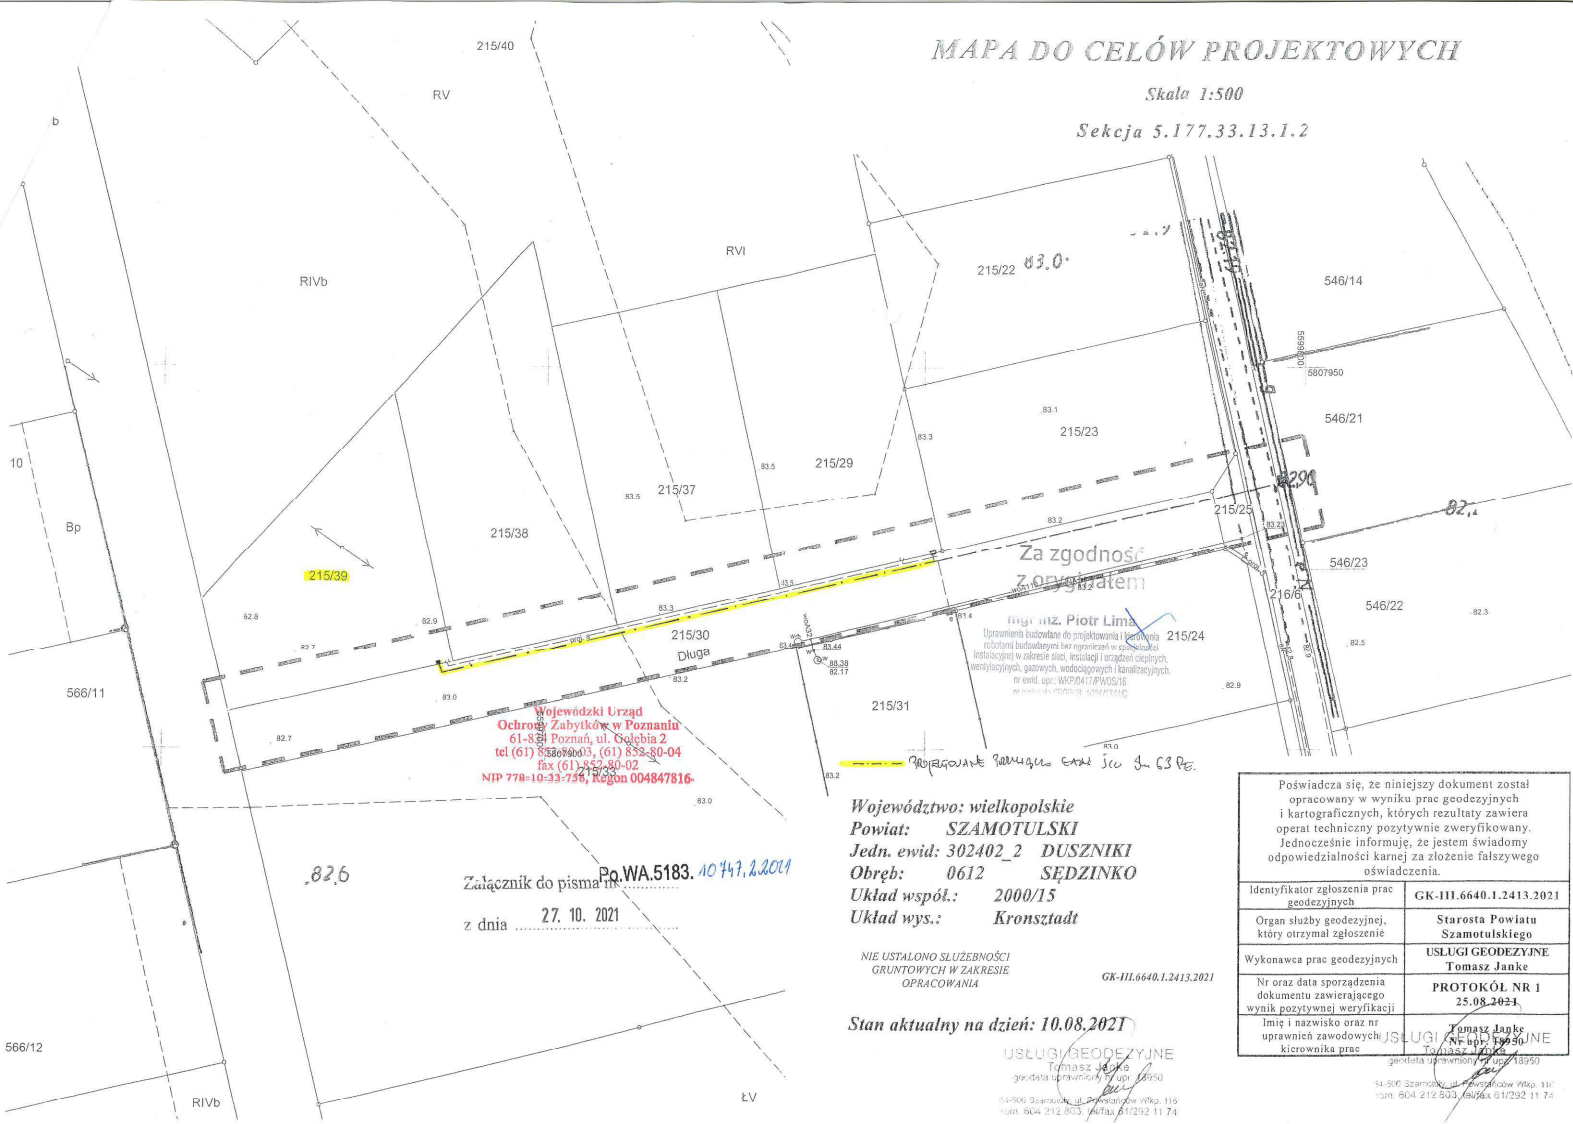

Za zgodność z oryginałem

Inż. m. Piotr Lima
 Urządzenie budowlane do projektowania i badania robót ziemnych i budowlanych w zakresie: technologiczne w zakresie: sieci, instalacji i urządzeń cieplnych, wentylacyjnych, gazowych, wodociagowych i kanalizacyjnych
 nr ewid. upr.: WRP.0417.PWOS.16

Projekowane ramy dla linii 0,38 kV

Wojewódzki Urząd Ochrony Zabytków w Poznaniu
 61-323 Poznań, ul. Gajecia 2
 tel (61) 852-80-03, (61) 852-80-04
 fax (61) 852-80-02
 NIP 778-10-33-754, Regon 004847816

Załącznik do pisma nr Po.WA.5183.10747.2.2021
 z dnia 27. 10. 2021

Województwo: wielkopolskie
 Powiat: SZAMOTULSKI
 Jedn. ewid.: 302402_2 DUSZNIKI
 Obręb: 0612 SĘDZINKO
 Układ współl.: 2000/15
 Układ wys.: Kronsztadt

NIE USTALONO SŁUŻEBNOŚCI GRUNTOWYCH W ZAKRESIE OPRACOWANIA
 GK-111.6640.1.2413.2021
 Stan aktualny na dzień: 10.08.2021

USŁUGI GEODEZYJNE
 Tomasz Janke
 gis-data@prawniki.pl / 61 139 50
 ul. 900 Starostów, ul. Powstańców Wlkp. 119
 604 212 803 / fax 61 292 11 74

Poświadczam, że niniejszy dokument został opracowany w wyniku prac geodezyjnych i kartograficznych, których rezultaty zawiera operat techniczny pozytywnie zweryfikowany. Jednocześnie informuję, że jestem świadomy odpowiedzialności karnej za złożenie fałszywego oświadczenia.	
Identyfikator zgłoszenia prac geodezyjnych	GK-111.6640.1.2413.2021
Organ służby geodezyjnej, który otrzymał zgłoszenie	Starosta Powiatu Szamotulskiego
Wykonawca prac geodezyjnych	USŁUGI GEODEZYJNE Tomasz Janke
Nr oraz data sporządzenia dokumentu zawierającego wynik pozytywnej weryfikacji	PROTOKÓL NR 1 25.08.2021
Imię i nazwisko oraz nr uprawnień zawodowych kierownika prac	Tomasz Janke USŁUGI GEODEZYJNE Tomasz Janke geodeta uprawnień 1/2017 (18950)

54-500 Szamotuły, ul. Powstańców Wlkp. 111
 604 212 803 / fax 61 292 11 74